




**CASA DE BOMBAS
PLANTA BAIXA
ESCALA 1:75**

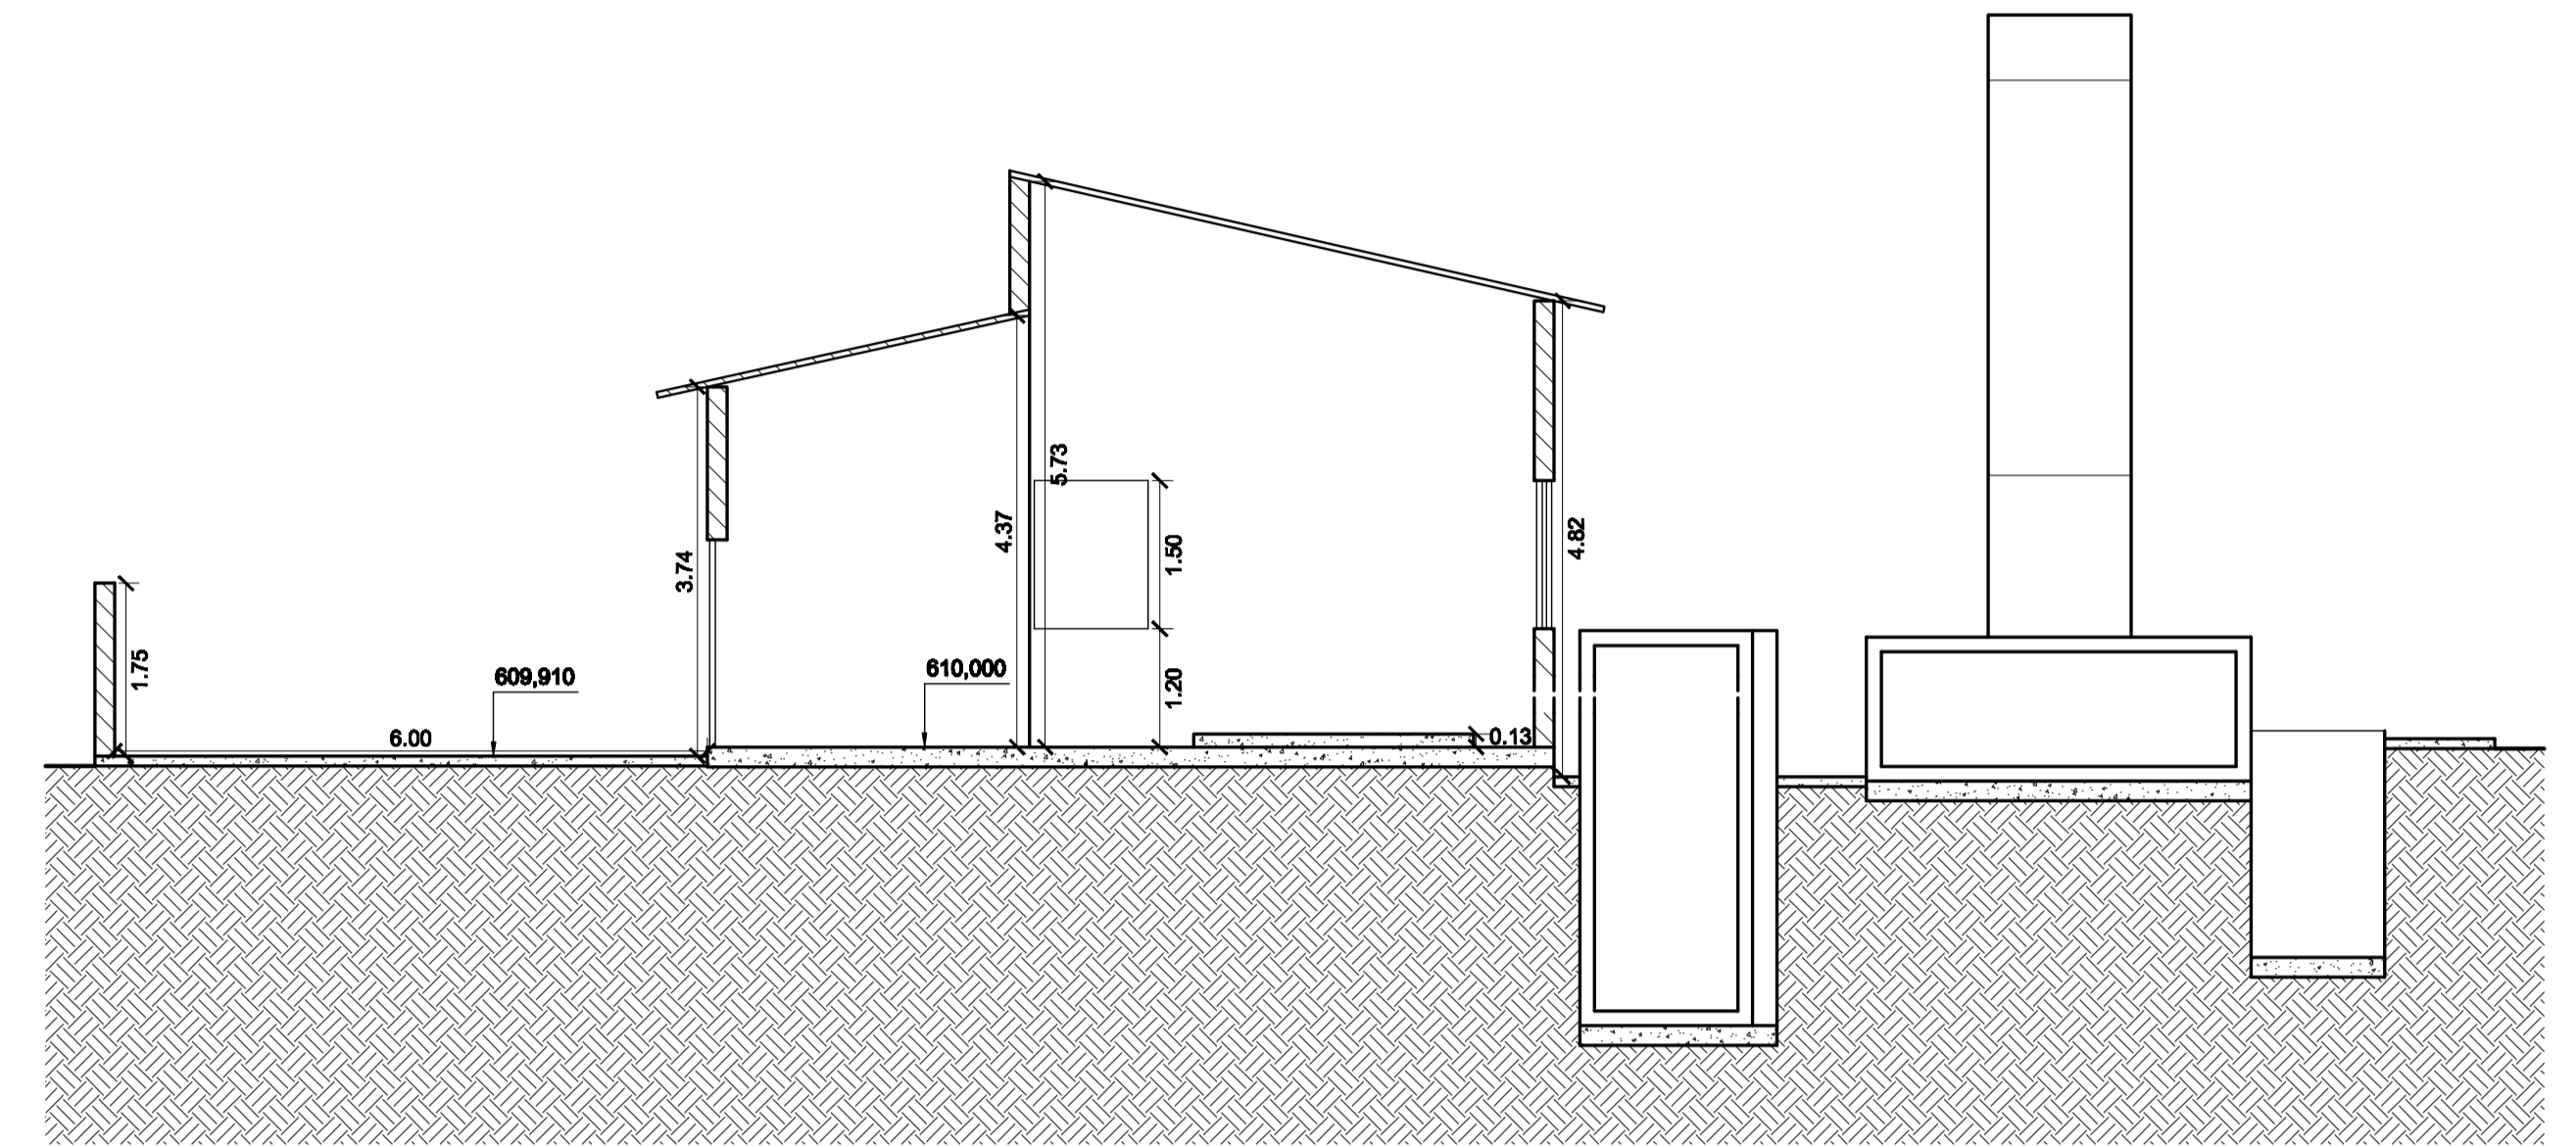

**CORTE B.B.
ESCALA 1:75**

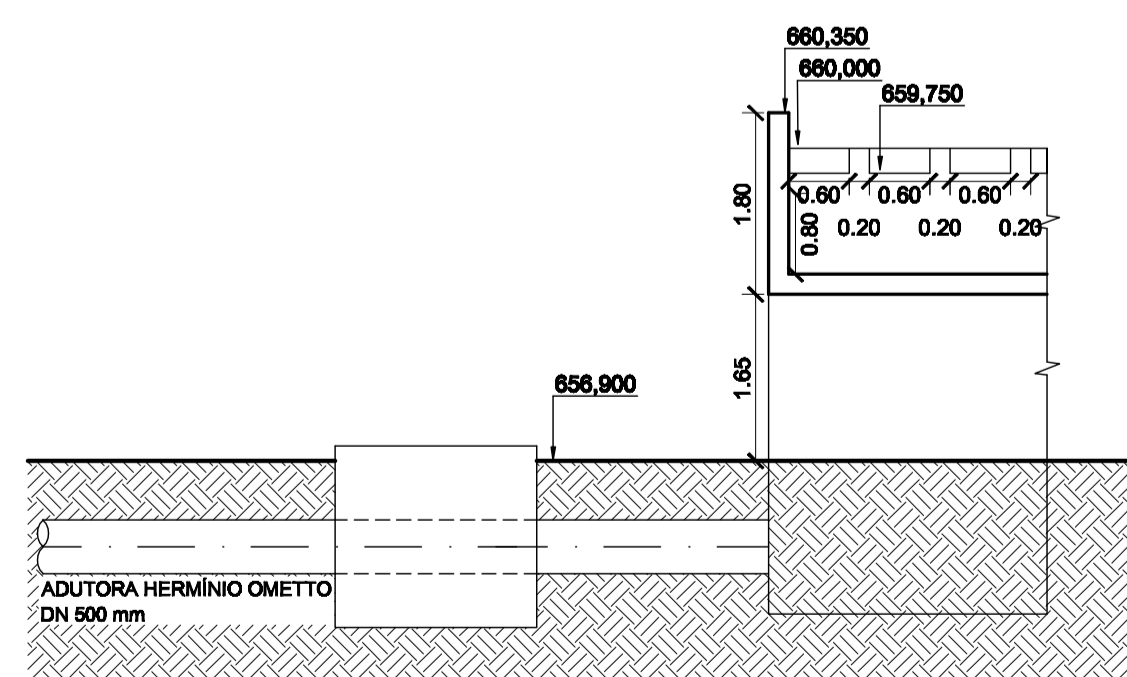

**CORTE D.D.
ESCALA 1:75**

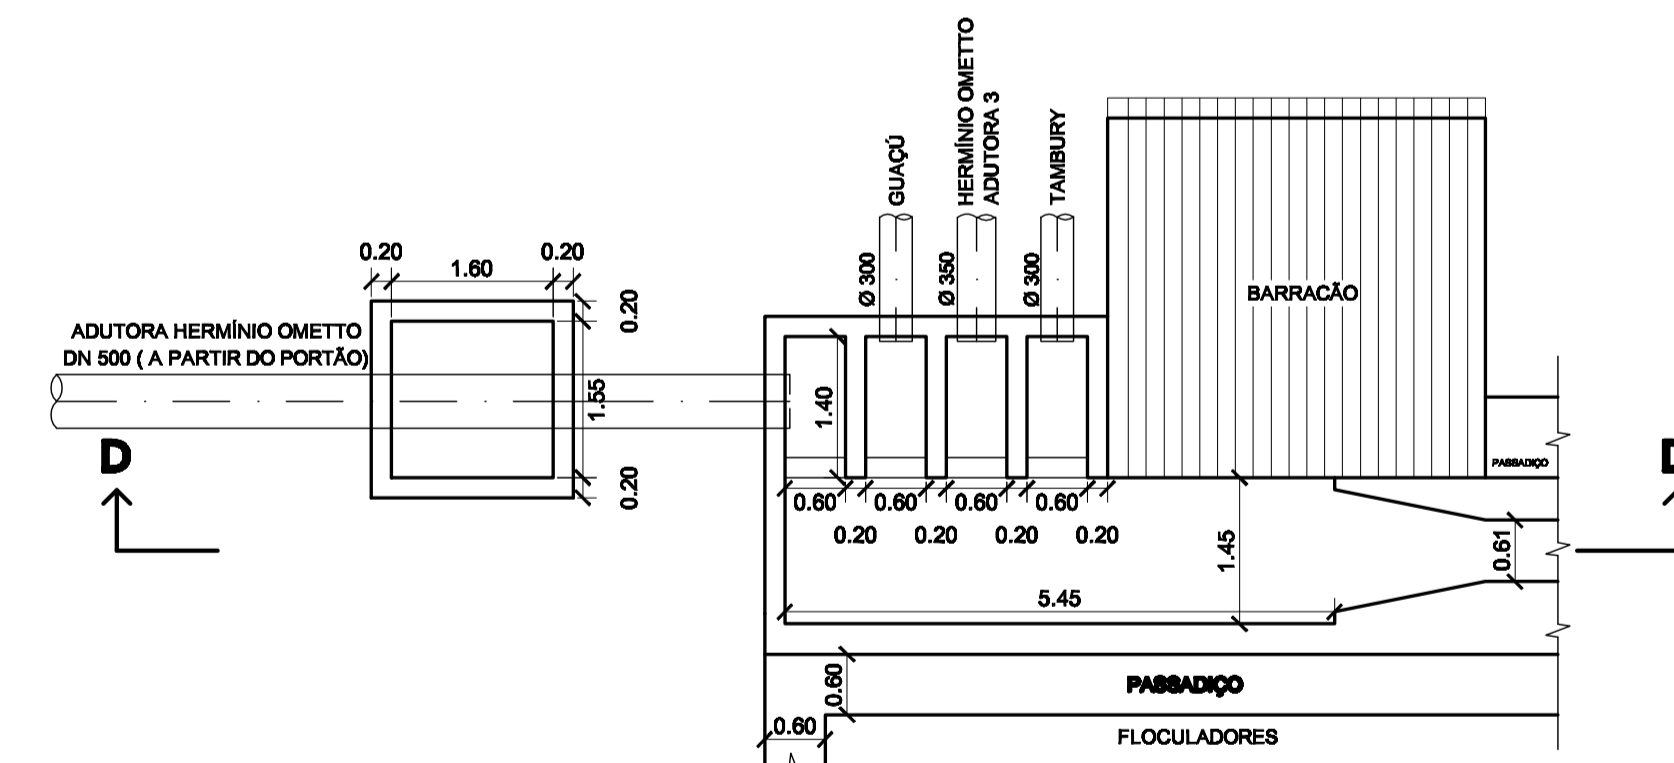

**ENTRADA ADUTORA
PLANTA BAIXA
ESCALA 1:75**

c				
b				
a				
	DATA	EXECUT.	VISTO	APROV.
ALTERAÇÕES				

NOTAS:
01 - DIMENSÕES EM METRO, DIÂMETRO EM MILÍMETROS, ELEVAÇÕES EM METRO

 Parâmetros Ambientais Ltda. Rua Albarino, 250 - Bairro Eldorado Tel/Fax: (35) 3521-5509 PASSOS - MG		SAEMA - SERVIÇO DE ÁGUA, ESGOTO E MEIO AMBIENTE DO MUNICÍPIO DE ARARAS - SP	
RT	ASS:	CREA: 25.928/D	
	NOME: ENG. CIVIL JOSÉ ALBERTO RIBEIRO CARVALHO		
PROJ:	APROV:		
JOSÉ ALBERTO RIBEIRO CARVALHO			
DES:	DATA:		
LUCAS REZENDE CARVALHO	AGOSTO/2011		

CADASTRO CASA DE BOMBAS E CHEGADA DE ÁGUA BRUTA SISTEMA REPRESA HERMÍNIO OMETTO PLANTA E CORTE	
---	--

ESCALA:	INDICADAS	A1
Nº	01	
FOLHA	01	DE 03